




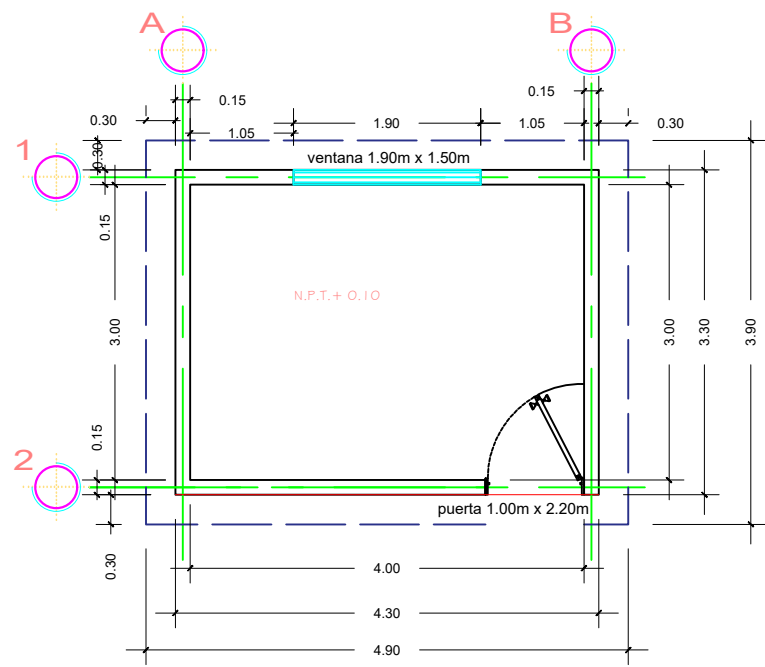


PLANTA
ARQUITECTONICO

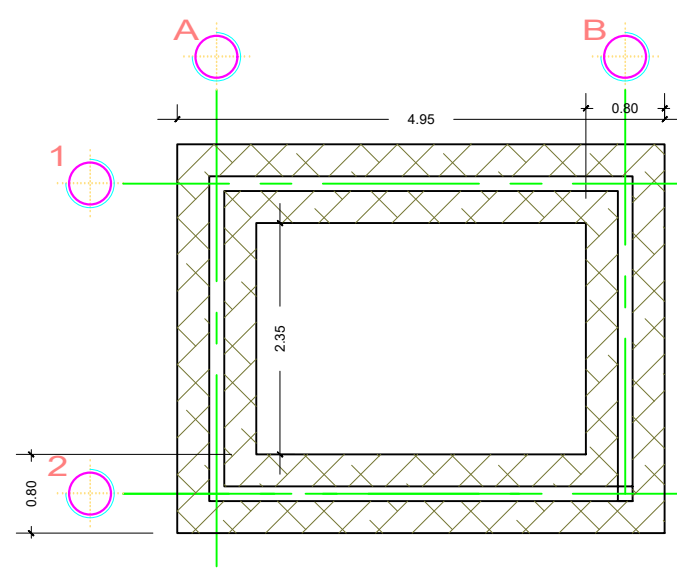


PLANTA DE
EXCAVACIONES

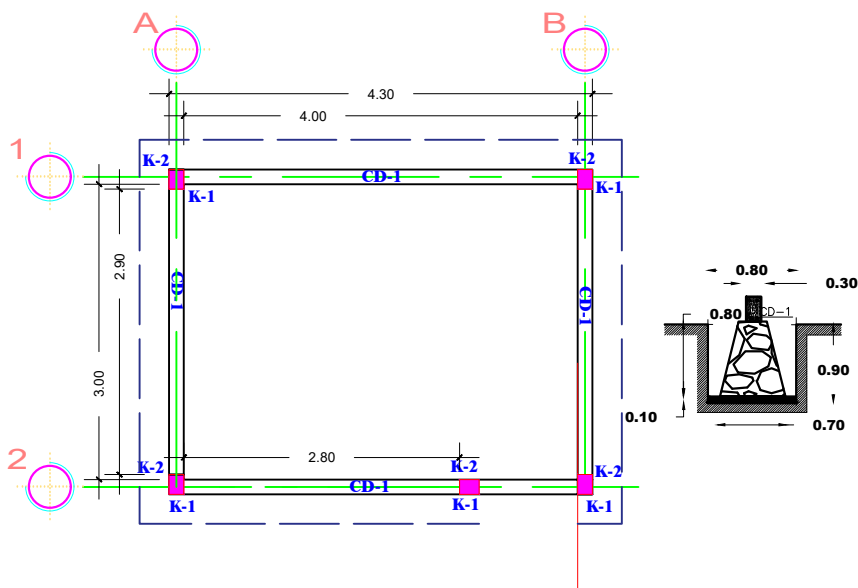

PLANTA DE
CIMENTACION

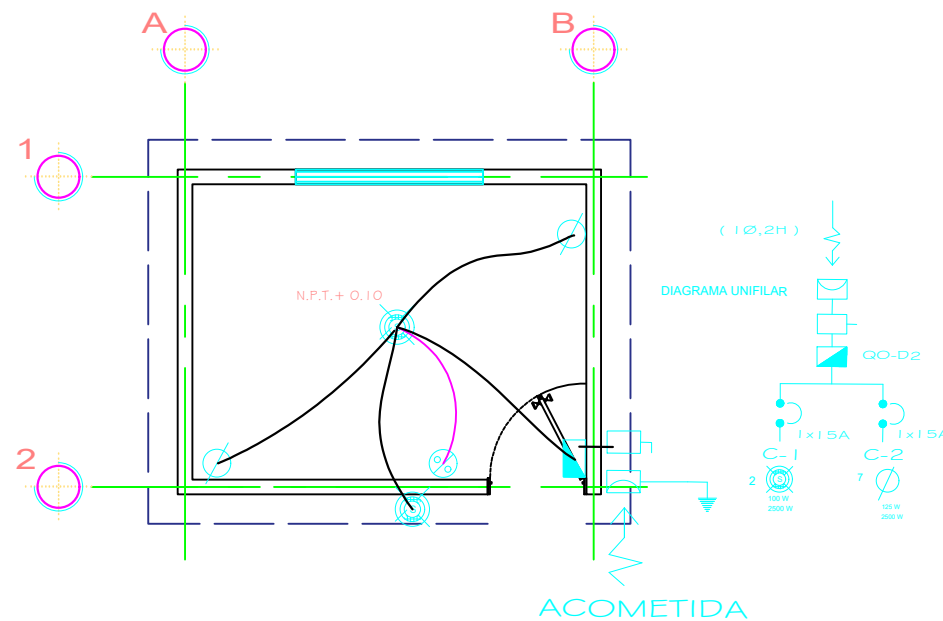

PLANTA
ELECTRICO

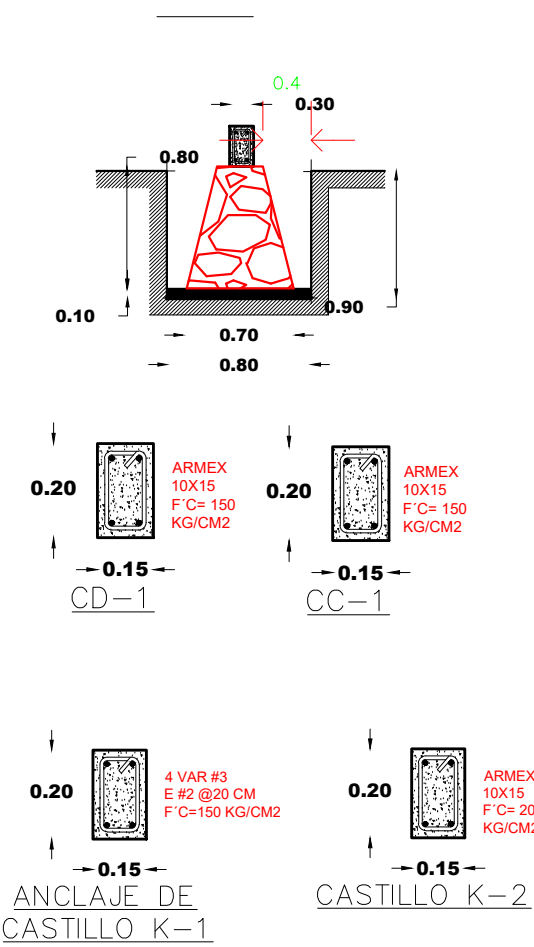

DETALLES
CONSTRUCTIVOS



SIMBOLOGIA

NOTAS:

- Cercado perimetral al margen de todo el terreno
- Vialidad a todo el margen del perimetro
- 5891 paneles sembrados dentro del area

PRESIDENCIA MUNICIPAL DE ZACATECAS	
DR. JORGE MIRANDA CASTRO	
SECRETARÍA DE OBRAS PUBLICAS	
ARQ. LUIS MARIO BAEZ VAZQUEZ	
DEPARTAMENTO DE ESTUDIOS Y PROYECTOS	
ARQ. H. HUGO BALDERAS RODRIGUEZ	
O B R A : GENERACION ELECTRICA SOLAR FOTOVOLTAICA PARA POZOS DE AGUA POTABLE DEL SISTEMA BENITO JUAREZ DE ZACATECAS,ZAC.	
UBICACIÓN: ANEXO ESTE,AL PANTEON MUNICIPAL JARDINES DEL RECUERDO, EJIDO LA ESCONDIDA,ZACATECAS,ZAC.	
DESCRIPCION: ESTRUCTURALES Y DETALLES	
SUPERVISOR RESPONSABLE DE OBRA:	
PROYECTÓ:	REVISÓ:
DIGITALIZÓ:	FECHA: SEPTIEMBRE DE 2023
ESCALA: 1 : 75	COTAS: mts.

